


平成31年度畑地帯総合整備事業(担手育成)畝倉地区 末端散水器材調達その6 位置図

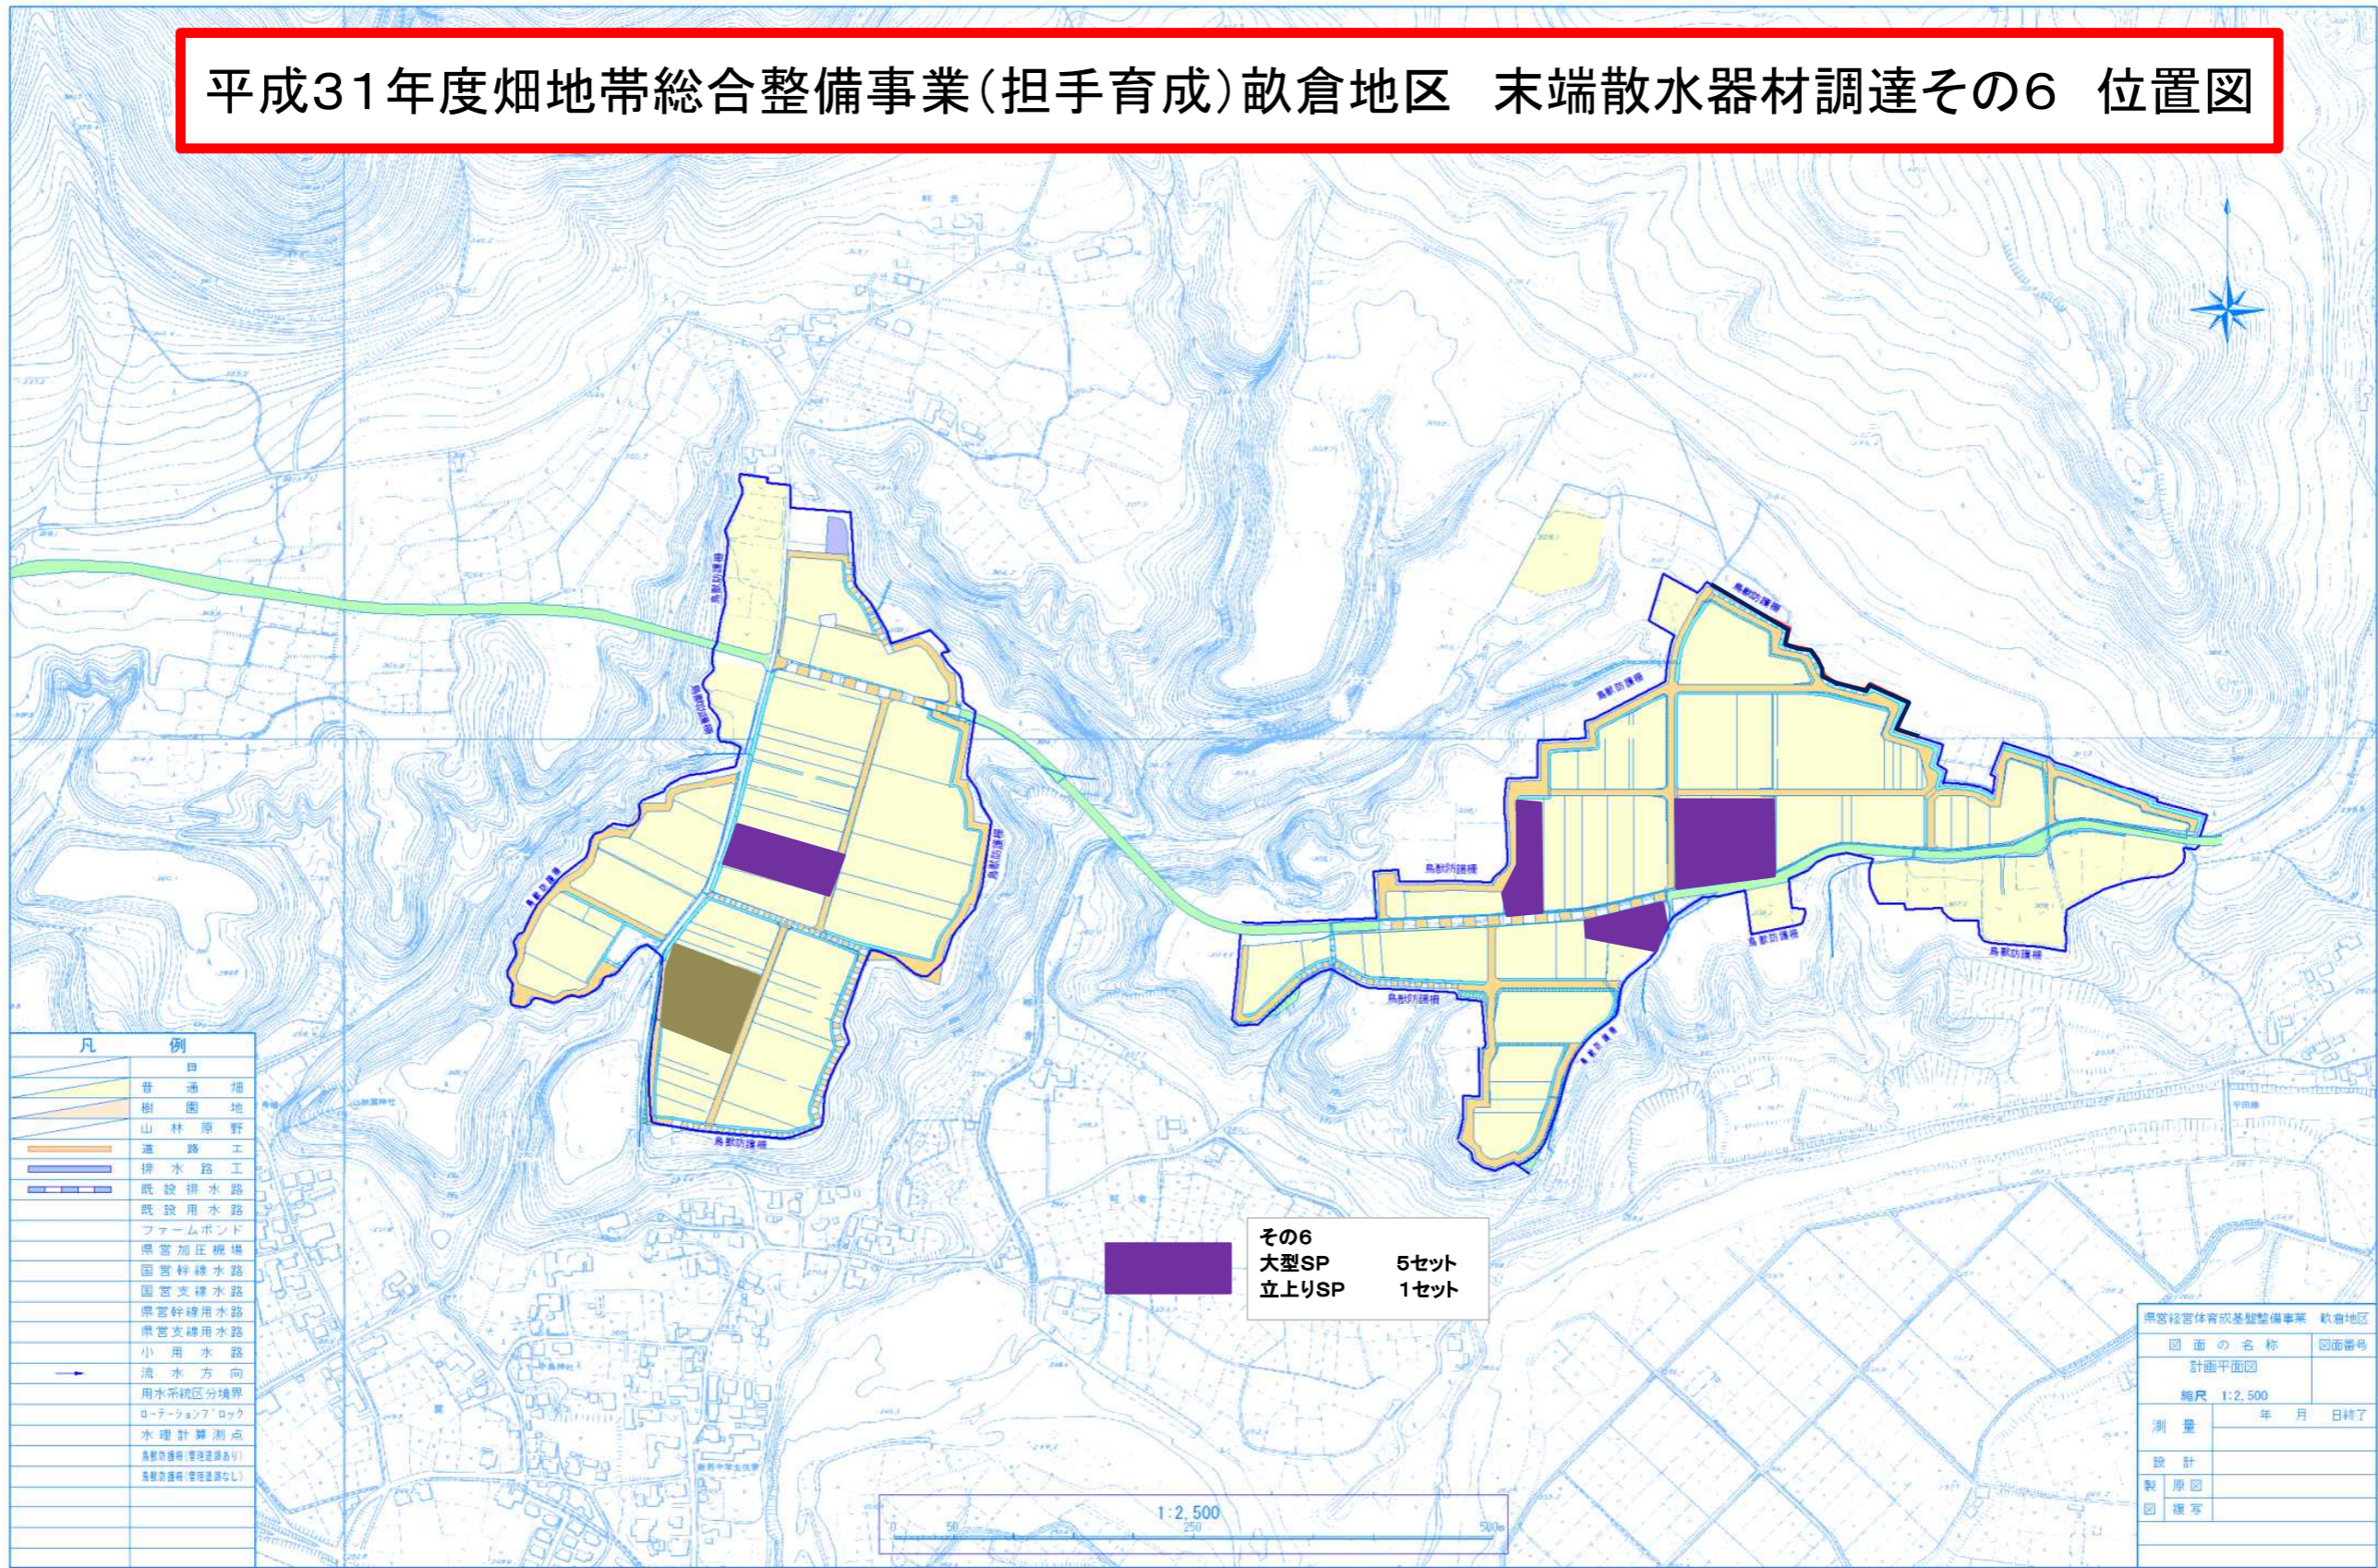

凡 例	
	普通畑
	樹園地
	山林原野
	道路工
	排水路工
	既設排水路
	既設用水路
	ファームボンド
	県管加圧機場
	国管幹線水路
	国管支線水路
	県管幹線水路
	県管支線水路
	小用水路
	流水方向
	用水系統区分境界
	ローテーションアロック
	水理計算測点
	鳥獣防護柵(管理区画別)
	鳥獣防護柵(管理区画なし)

その6  
大型SP 5セット  
立上りSP 1セット

県管経営体育成基盤整備事業 畝倉地区	
図面の名称	図面番号
計画平面図	
縮尺 1:2,500	
測量	年月日終了
設計	
製原図	
図様写	