


平成31年度畑地帯総合整備事業(担手育成)畝倉地区 末端散水器材調達その3 位置図

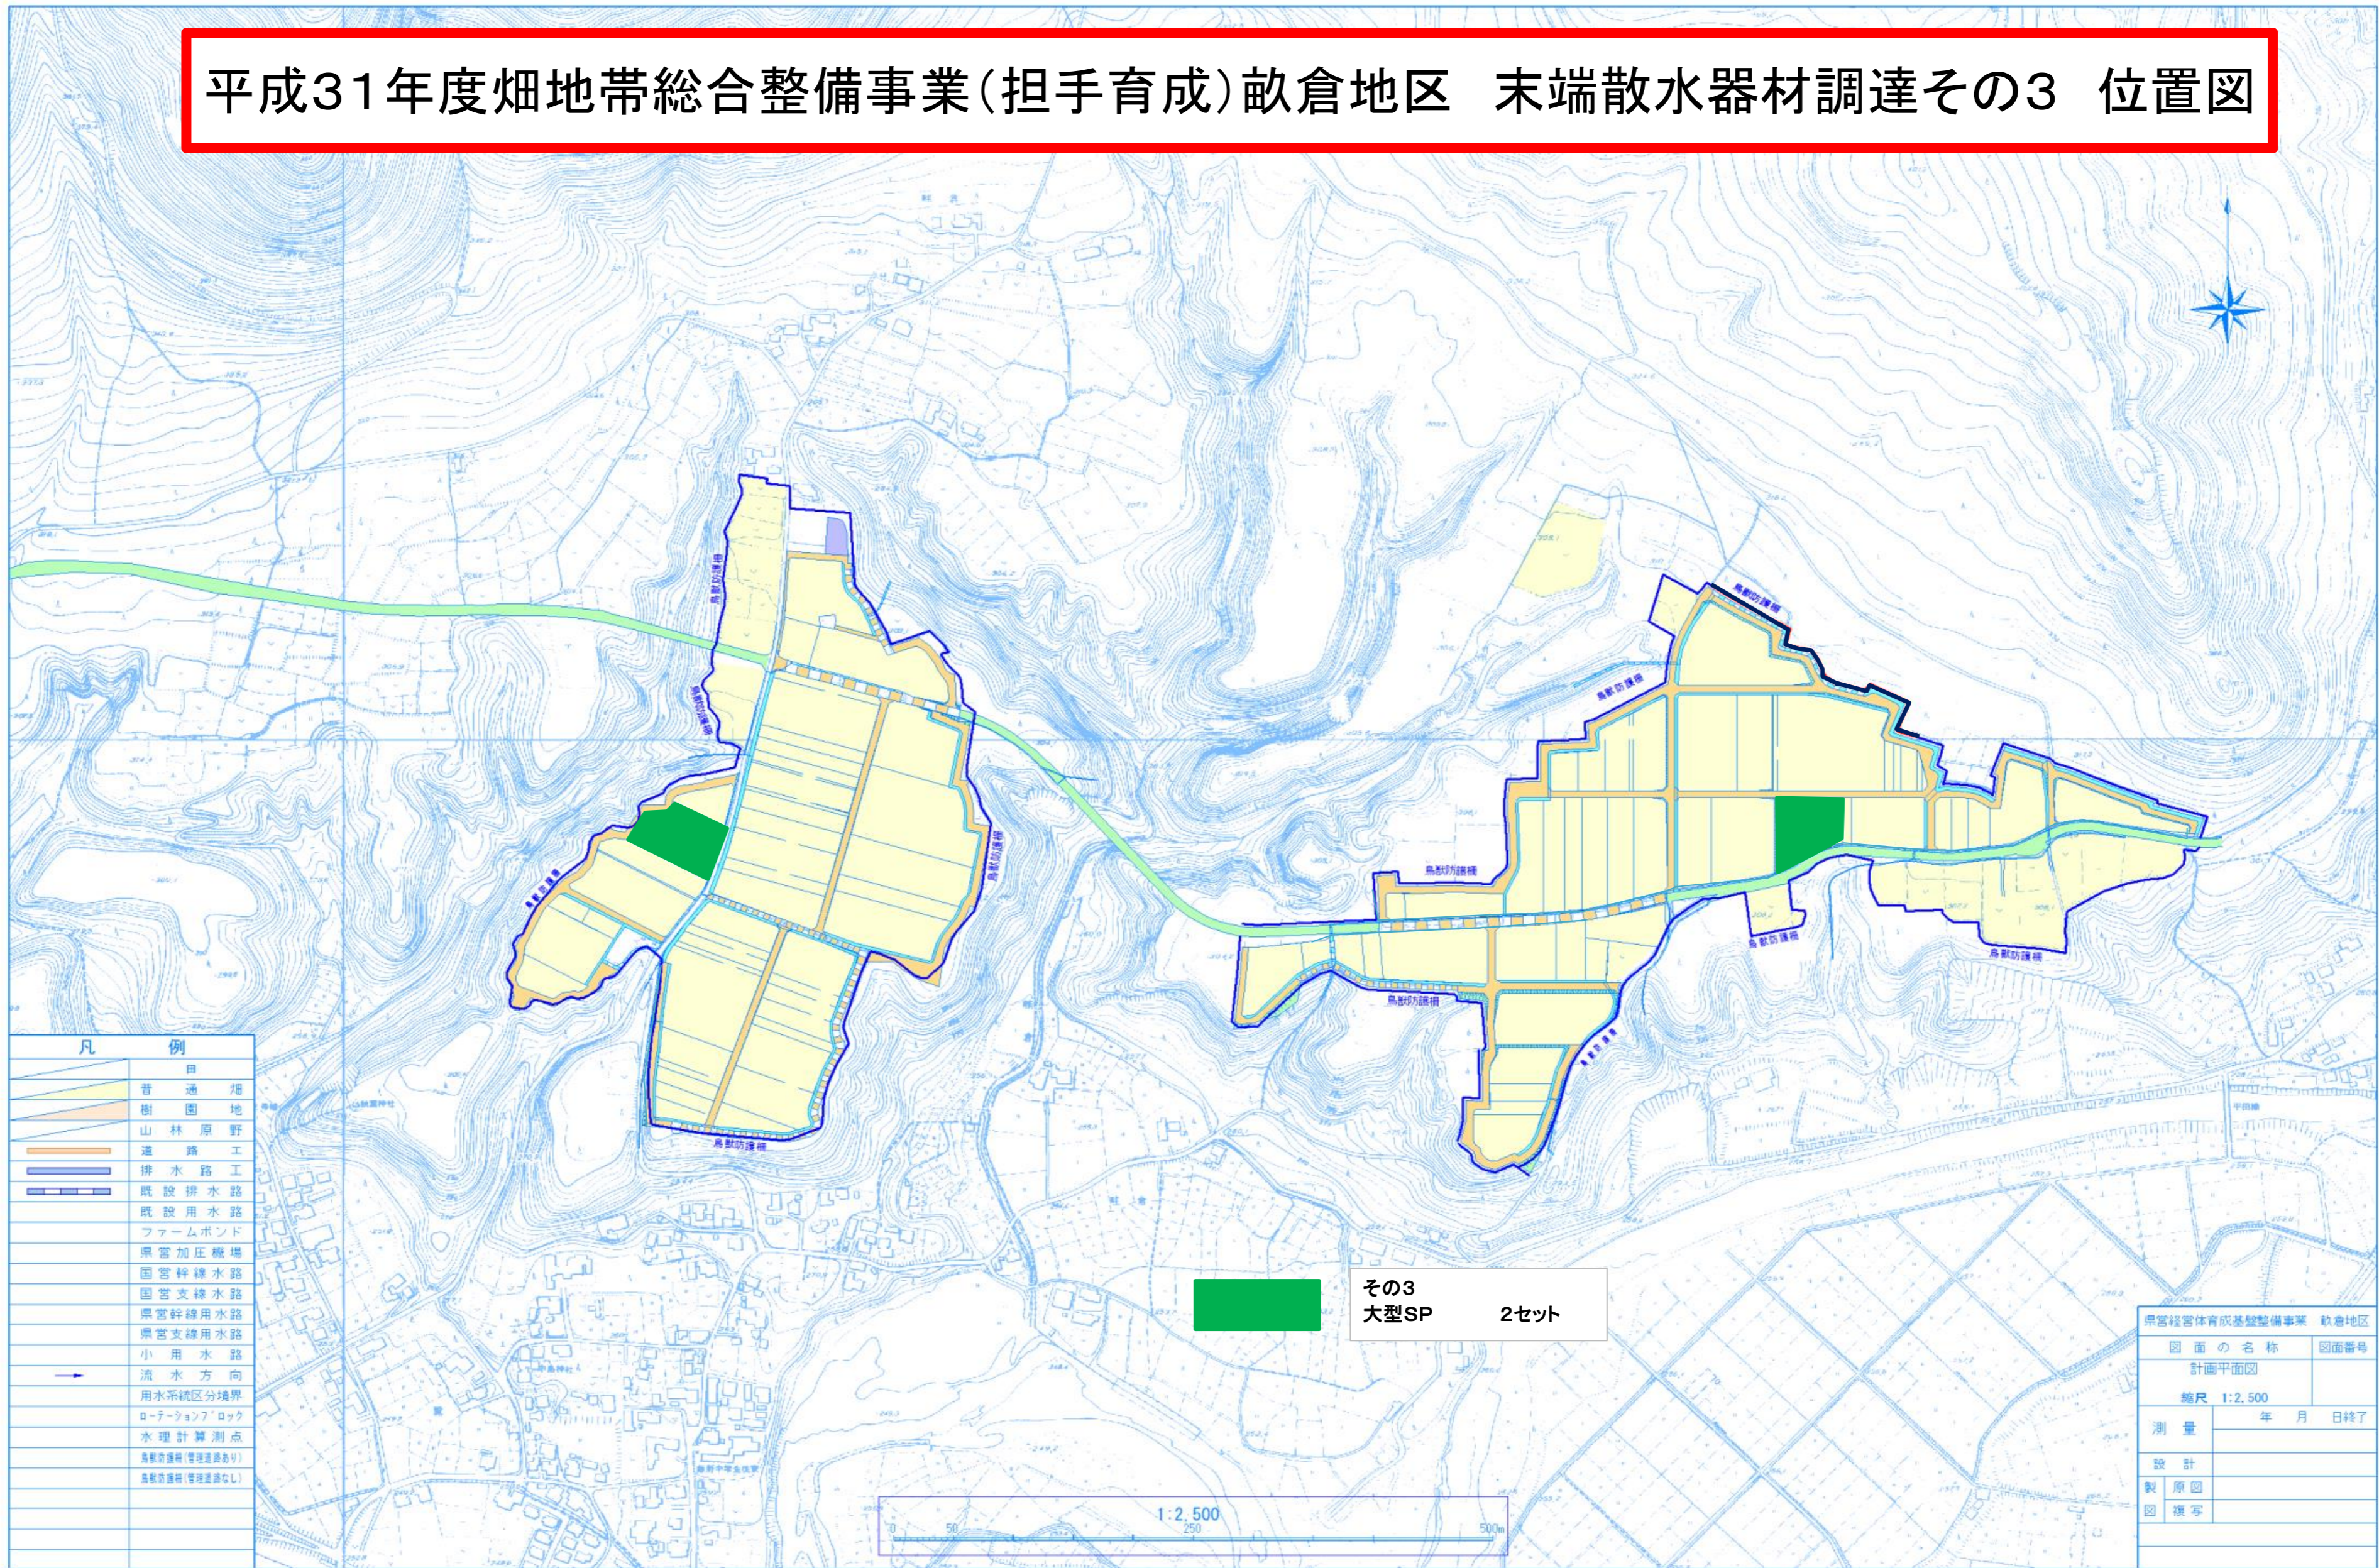

凡 例	
	普通畑
	樹園地
	山林原野
	道路工
	排水路工
	既設排水路
	既設用水路
	ファームボンド
	県営加圧揚場
	国営幹線水路
	国営支線水路
	県営幹線水路
	県営支線水路
	小用水路
	流水方向
	用水系統区分境界
	ローテーションロック
	水理計算測点
	高野防灌用(管理道路あり)
	高野防灌用(管理道路なし)

その3
大型SP 2セット

県営経営体育成基盤整備事業 畝倉地区	
図面の名称	図面番号
計画平面図	
縮尺 1:2,500	
測量	年月日終了
設計	
製原図	
図様写	

1:2,500
0 50 250 500m