
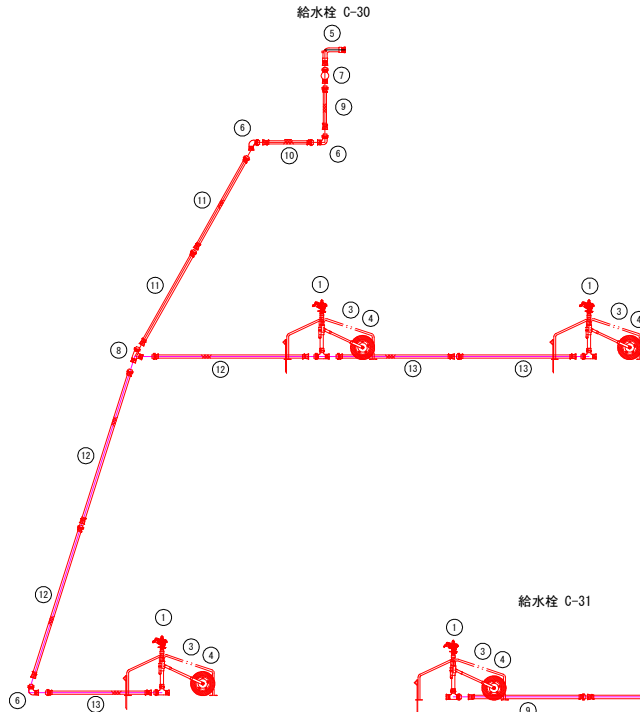


# 末端散水施設設計画図

圃場番号 : (3)  
作付作物 : (露地)  
大型スプリンクラー


散水ライン詳細図  
Non Scale

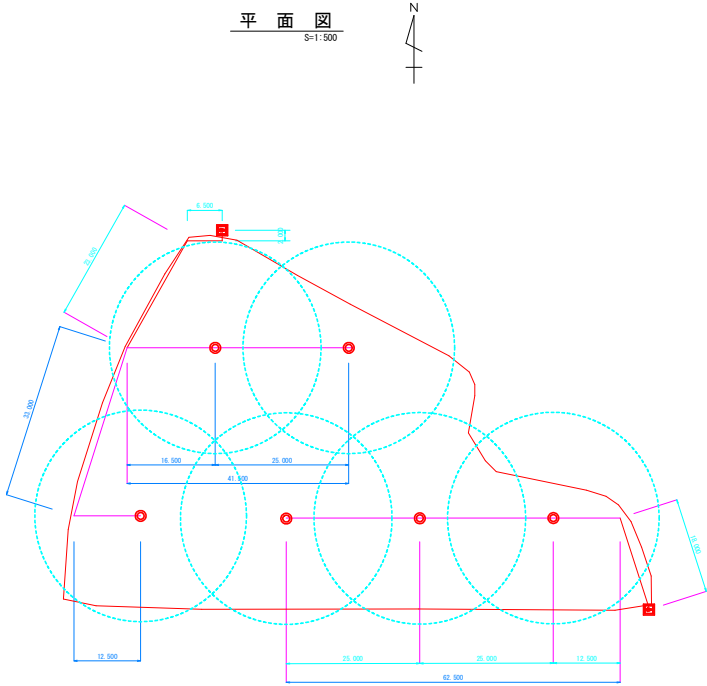

数量表 (大型スプリンクラー) 給水栓 C-30

番号	品名	規格	単位	数量	通用
①	大型スプリンクラー 使用圧力 0.30Mpa時	散水量94.0L/分程度 散水直径40.0m程度 カムロック付	個	3.0	
③	一輪台車	折りたたみ型、エンドプラグ付	台	3.0	
④	接足管	40A-1.0m(ソケット共) カムロック付	本	3.0	
⑤	取水曲管(アルミ合金製)	φ50×90° マチメス×NCメス付	個	1.0	
⑥	エルボ(樹脂製)	φ50 NCオス×NCメス付	個	3.0	
⑦	自動バルブ	φ50 NCオス×NCメス付	個	1.0	
	自動灌水コントローラー	使用電圧24Vアルカリ電池 散水自動制御日又は 開閉日数 散水時間(日)指定まで 散水時間(分)10段階 使用圧力1.1~0.08Mpa 雨量センサー入/ケーブル付	個	1.0	
	防水用保護ボックス		個	1.0	
⑧	チーズ(樹脂製)	φ50-90° NCオス1個×NCメス2個付	個	1.0	
⑨	導水ホース	φ50×2.0m NCオス×NCメス付	本	1.0	
⑩	導水ホース	φ50×6.5m NCオス×NCメス付	本	1.0	
⑪	導水ホース	φ50×11.5m NCオス×NCメス付	本	2.0	
⑫	導水ホース	φ50×16.5m NCオス×NCメス付	本	3.0	
⑬	導水ホース	φ50×12.5m NCオス×NCメス付	本	3.0	
	ホース巻取り機	ホース取外し可能型	個	1.0	

ホース巻取り機詳細図

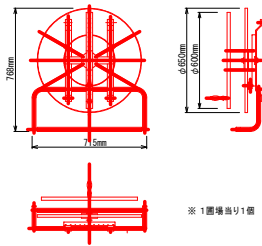

数量表 (大型スプリンクラー) 給水栓 C-31

番号	品名	規格	単位	数量	通用
①	大型スプリンクラー 使用圧力 0.30Mpa時	散水量94.0L/分程度 散水直径40.0m程度 カムロック付	個	3.0	
③	一輪台車	折りたたみ型、エンドプラグ付	台	3.0	
④	接足管	40A-1.0m(ソケット共) カムロック付	本	3.0	
⑤	取水曲管(アルミ合金製)	φ50×90° マチメス×NCメス付	個	1.0	
⑥	エルボ(樹脂製)	φ50 NCオス×NCメス付	個	1.0	
⑦	自動バルブ	φ50 NCオス×NCメス付	個	1.0	
	自動灌水コントローラー	使用電圧24Vアルカリ電池 散水自動制御日又は 開閉日数 散水時間(日)指定まで 散水時間(分)10段階 使用圧力1.1~0.08Mpa 雨量センサー入/ケーブル付	個	1.0	
	防水用保護ボックス		個	1.0	
⑧	導水ホース	φ50×18.0m NCオス×NCメス付	本	1.0	
⑨	導水ホース	φ50×12.5m NCオス×NCメス付	本	5.0	

(敷設地区) H31-その4

工事名	平成30年度畑地帯総合整備事業(田手育成) 敷設地区 B工区 末端散水施設設計委託
図面名	末端散水施設設計図面 圃場番号(3) 大型スプリンクラー
作成年月日	平成30年12月
縮尺	図示 図面番号 1/2
会社名	株式会社 海老原測量設計コンサルタント
事業所名	宮崎県西諸県農林振興局 委託工区=B工区



平成30年度 畑地帯総合整備事業(担手育成) 畝倉地区 B工区 末端散水施設設計委託

圃場番号 : (9)  
 作付作物 : (露地)  
 大型スプリンクラー

末端散水施設設計画図

散水ライン詳細図  
 Non Scale

平面図  
 S=1/500

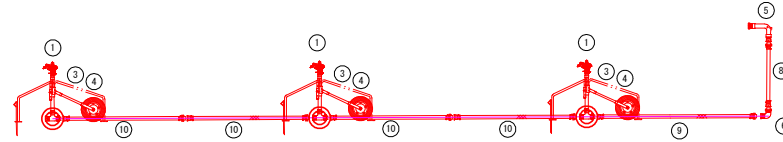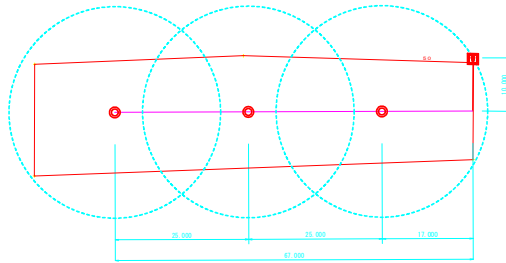

数量表 (大型スプリンクラー) 給水栓 C-12

番号	品名	規格	単位	数量	適用
①	大型スプリンクラー 使用圧力 0.30MPa時	散水量4.0L/分程度 散水直径40.0m程度	個	3.0	
③	一輪台車	折りたたみ型、エンドプラグ付	台	3.0	
④	接足管	40A-1.0m(ソケット付)	本	3.0	
⑤	取水曲管(アルミ合金製)	φ50×90° マチメス×NCメス付	個	1.0	
⑥	エルボ(樹脂製)	φ50 NCオス×NCメス付	個	1.0	
⑧	導水ホース	φ50×10.0m NCオス×NCメス付	本	1.0	
⑨	導水ホース	φ50×17.0m NCオス×NCメス付	本	1.0	
⑩	導水ホース	φ50×12.5m NCオス×NCメス付	本	4.0	

(畝倉地区) H31-その4

工事名	平成30年度畑地帯総合整備事業(担手育成) 畝倉地区 B工区 末端散水施設設計委託		
図面名	末端散水施設設計画図 圃場番号(9) 大型スプリンクラー		
作成年月日	平成30年12月		
縮尺	図示	図面番号	2 / 2
会社名	株式会社 海老原測量設計コンサルタント		
事業所名	宮崎県西諸県農林振興局		
	委託工区=B工区		