


平成30年度 畑地帯総合整備事業(担手育成) 畝倉地区 B工区 末端散水施設設計委託


末端散水施設設計画図

圃場番号 : (11)
作付作物 : (露地)
大型スプリンクラー


散水ライン詳細図
Non Scale

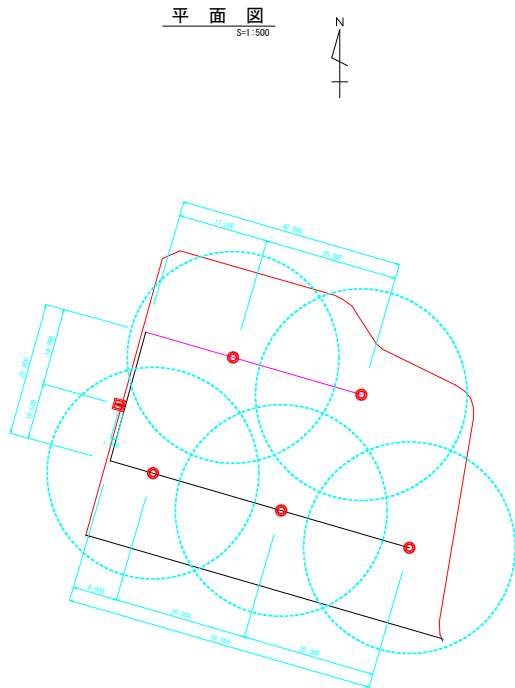

平面図
S=1:500

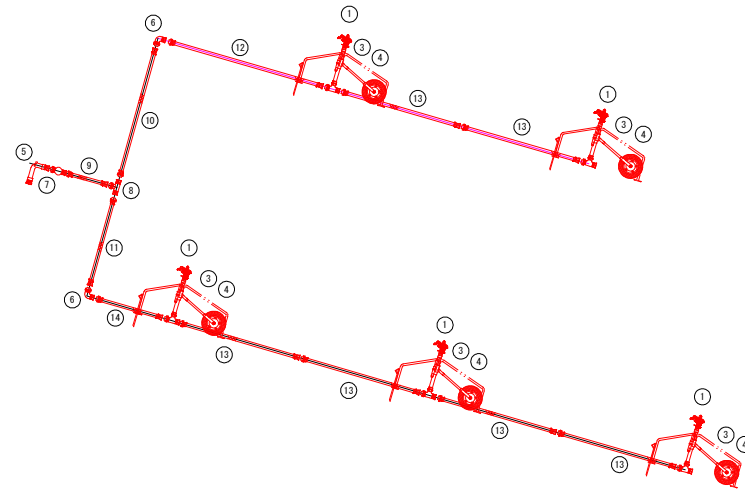

ホース巻取り機詳細図

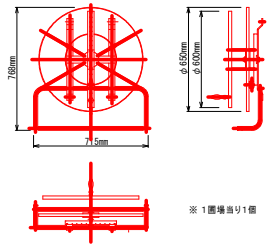

※ 1圃場当り1個

数量表 (大型スプリンクラー) 給水栓 給25-1

番号	品名	規格	単位	数量	適用
①	大型スプリンクラー 使用圧力 0.30Mpa時	散水量94.0L/分程度 散水直径40.0m程度 カムロック付	個	5.0	
②	一輪台車	折りたたみ型、エンドプラグ付	台	5.0	
④	排戻管	40A-1.0m(ソケット共) カムロック付	本	5.0	
⑤	取水曲管(アルミ合金製)	φ50×90° マチメス×NCメス付	個	1.0	
⑥	エルボ(樹脂製)	φ50 NCオス×NCメス付	個	2.0	
⑦	自動バルブ	φ50 NCオス×NCメス付	個	1.0	
	自動灌水コントローラー	使用電源がフルリセット 散水自動復帰時又は 開閉回数 散水回数10回程度で 散水時間1分~12時間 使用圧力が0.1~0.8Mpa 標準センサー・カムケーブル付	個	1.0	
	防水用保護ボックス		個	1.0	
⑧	チーズ(樹脂製)	φ50-180° NCオス1個×NCメス2個 付	個	1.0	
⑨	導水ホース	φ50×1.0m NCオス×NCメス付	本	1.0	
⑩	導水ホース	φ50×14.5m NCオス×NCメス付	本	1.0	
⑪	導水ホース	φ50×10.5m NCオス×NCメス付	本	1.0	
⑫	導水ホース	φ50×17.0m NCオス×NCメス付	本	1.0	
⑬	導水ホース	φ50×12.5m NCオス×NCメス付	本	6.0	
⑭	導水ホース	φ50×8.5m NCオス×NCメス付	本	1.0	
	ホース巻取り機	ホース取外し可能型	個	1.0	

(豊後地区) H31-その2			
工事名	平成30年度畑地帯総合整備事業(担手育成) 畝倉地区 B工区 末端散水施設設計委託		
図面名	末端散水施設設計画図 圃場番号(11) 大型スプリンクラー		
作成年月日	平成30年12月		
縮尺	図示	図面番号	1 / 2
会社名	株式会社 海老原測量設計コンサルタント		
事業所名	宮崎県西諸県農林振興局		

委託工区=B工区



平成28年度 畑地帯総合整備事業(担手育成) 畝倉地区 畑地かんがい末端散水施設
末端散水施設設計画図

圃場番号 : 30


大型スプリンクラー

スプリンクラー詳細図

平面図
S-17-230

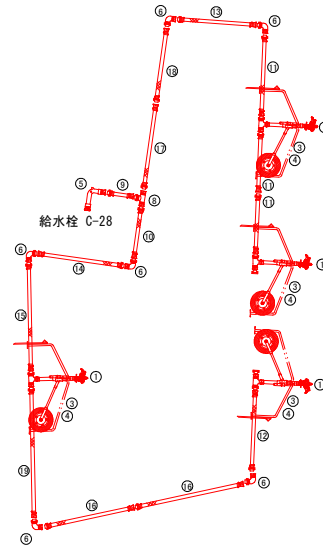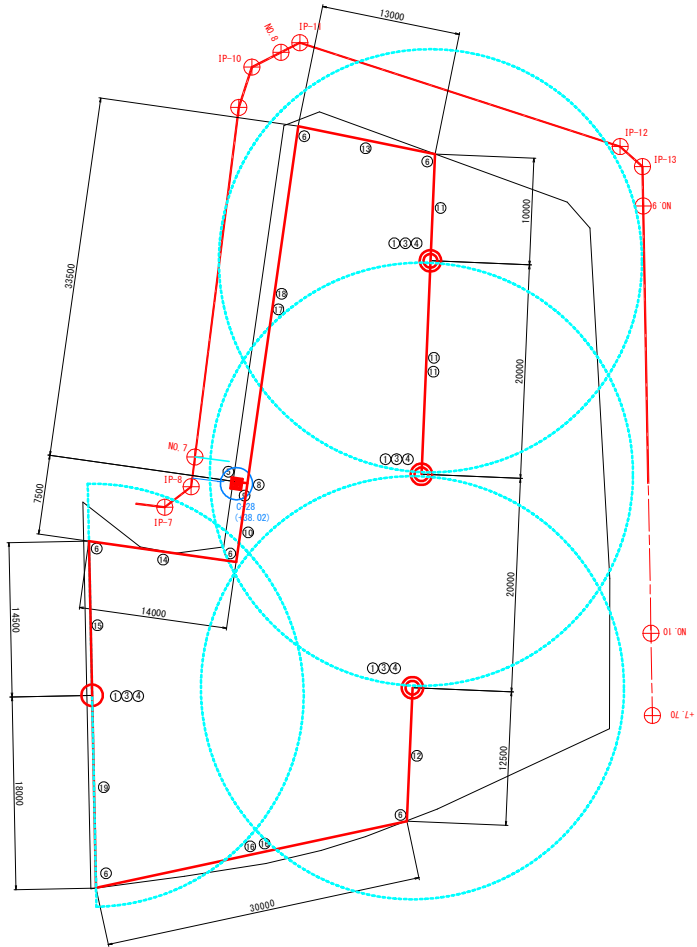

ホース巻取り機詳細図

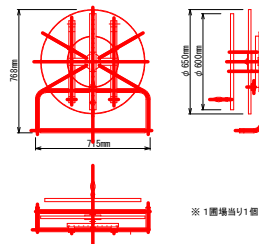

数量表 (大型スプリンクラー)

番号	品名	規格	単位	数量	適用
①	大型スプリンクラー 使用圧力 0.30Mpa時	散水量94.0L/分程度 散水直径40.0m程度	個	4.0	
③	一輪台車	折りたたみ型、エンドプラグ付	台	4.0	
④	接足管	40A-1.0m(ソケット共)	本	4.0	
⑤	取水曲管(アルミ合金製)	φ50×90° マチメス×NCメス付	個	1.0	
⑥	エルボ(樹脂製)	φ50 NCオス×NCメス付	個	6.0	
⑧	チーズ(樹脂製)	φ50-180° NCオス1個×NCメス2個付	個	1.0	
⑨	導水ホース	φ50×1.0m NCオス×NCメス付	本	1.0	
⑩	導水ホース	φ50×7.5m NCオス×NCメス付	本	1.0	
⑪	導水ホース	φ50×10.0m NCオス×NCメス付	本	3.0	
⑫	導水ホース	φ50×12.5m NCオス×NCメス付	本	1.0	
⑬	導水ホース	φ50×13.0m NCオス×NCメス付	本	1.0	
⑭	導水ホース	φ50×14.0m NCオス×NCメス付	本	1.0	
⑮	導水ホース	φ50×14.5m NCオス×NCメス付	本	1.0	
⑯	導水ホース	φ50×15.0m NCオス×NCメス付	本	2.0	
⑰	導水ホース	φ50×16.5m NCオス×NCメス付	本	1.0	
⑱	導水ホース	φ50×17.0m NCオス×NCメス付	本	1.0	
⑲	導水ホース	φ50×18.0m NCオス×NCメス付	本	1.0	
	ホース巻取り機	ホース取外し可能型	個	1.0	

(畝倉地区) H31-その5			
工事名	平成28年度畑地帯総合整備事業(担手育成) 畝倉地区 畑地かんがい末端散水施設		
図面名	末端散水施設計画図 圃場番号 30 大型スプリンクラー		
作成年月日	平成29年12月		
縮尺	図示	図面番号	2 / 2
会社名	有限会社 大島測量		
事業所名	宮崎県西諸県農林振興局		

委託工区=A工区