

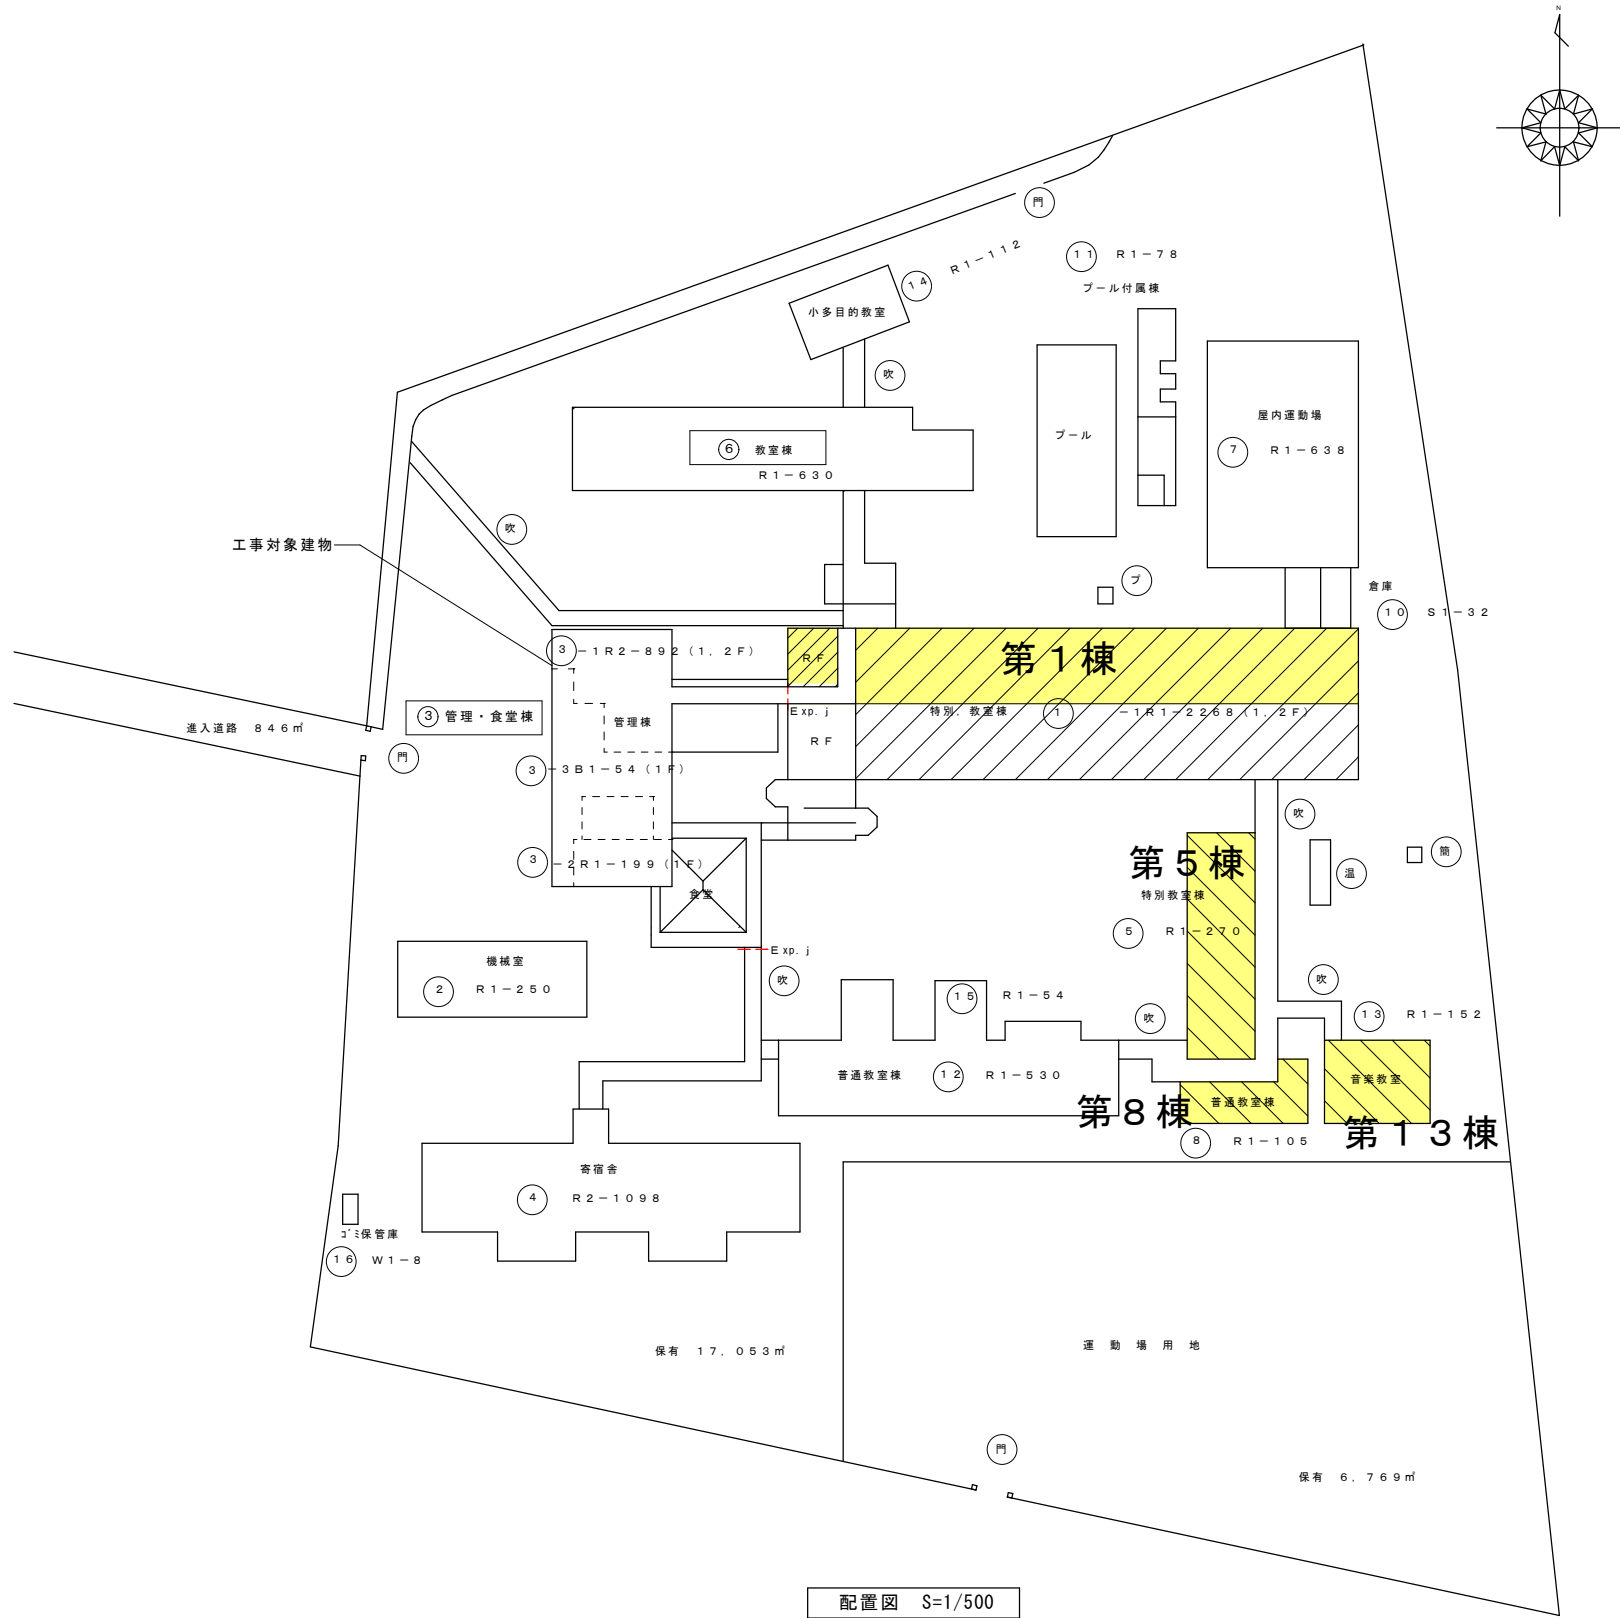


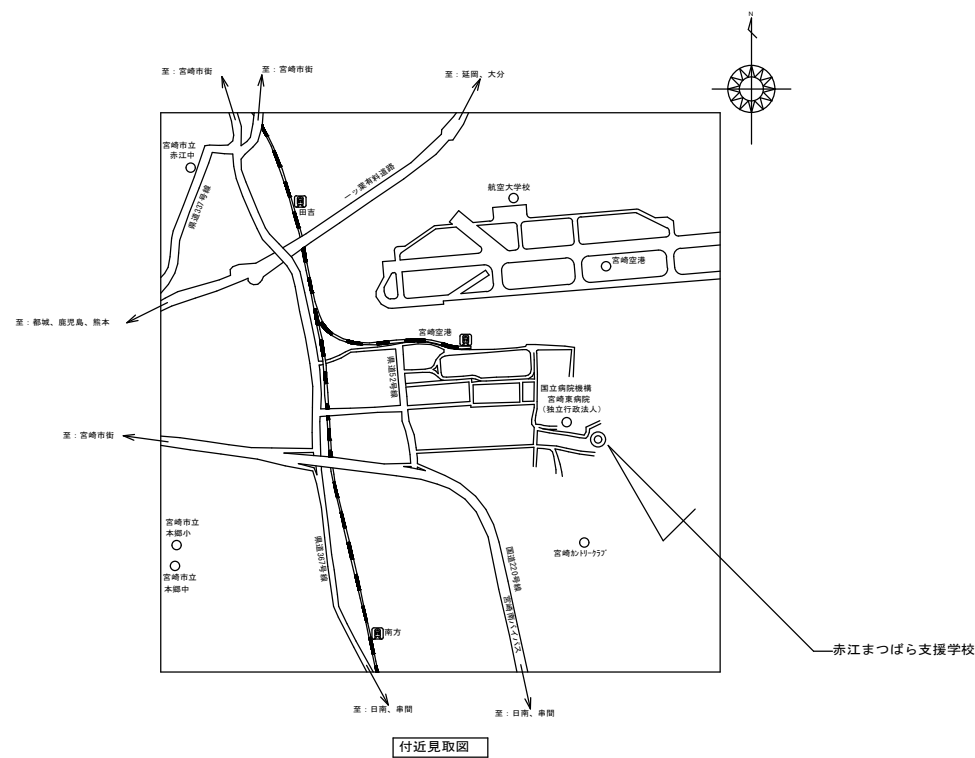


記事	年月日			管理建築士	管理技術者	設計者	工事名称	設計年月日	検 図	工事種別
							図面名称	縮尺		
							付近見取図・配置図（参考図）	A1 : S=1/500 A3 : S=1/1000		

既 存

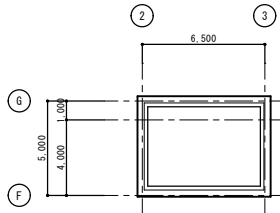

既存PH階平面図 S=1/200

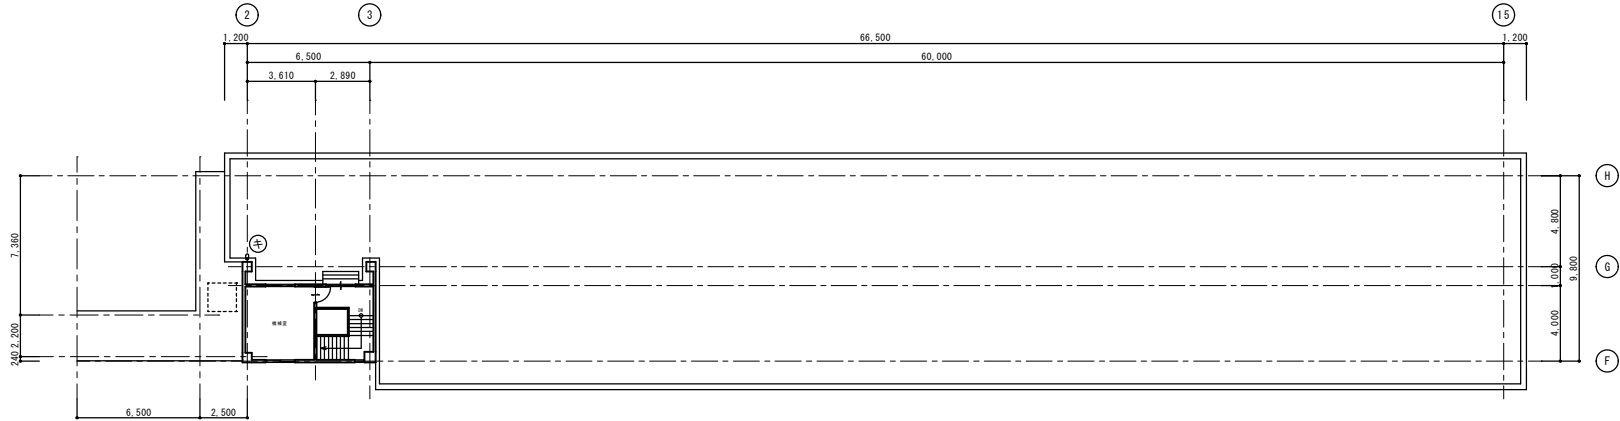


既存R階平面図 S=1/200


検 図	
図面番号	⑤・構 電・給

記 事	月・日			設計年月日	設 計	工 事 名 称	工 事 設 計 図	縮 尺 S=1/200 S=1/	第 1 棟 R 階、PH階平面図（参考図）	図面番号	⑤・構 電・給
	・										
	・										

工事対象

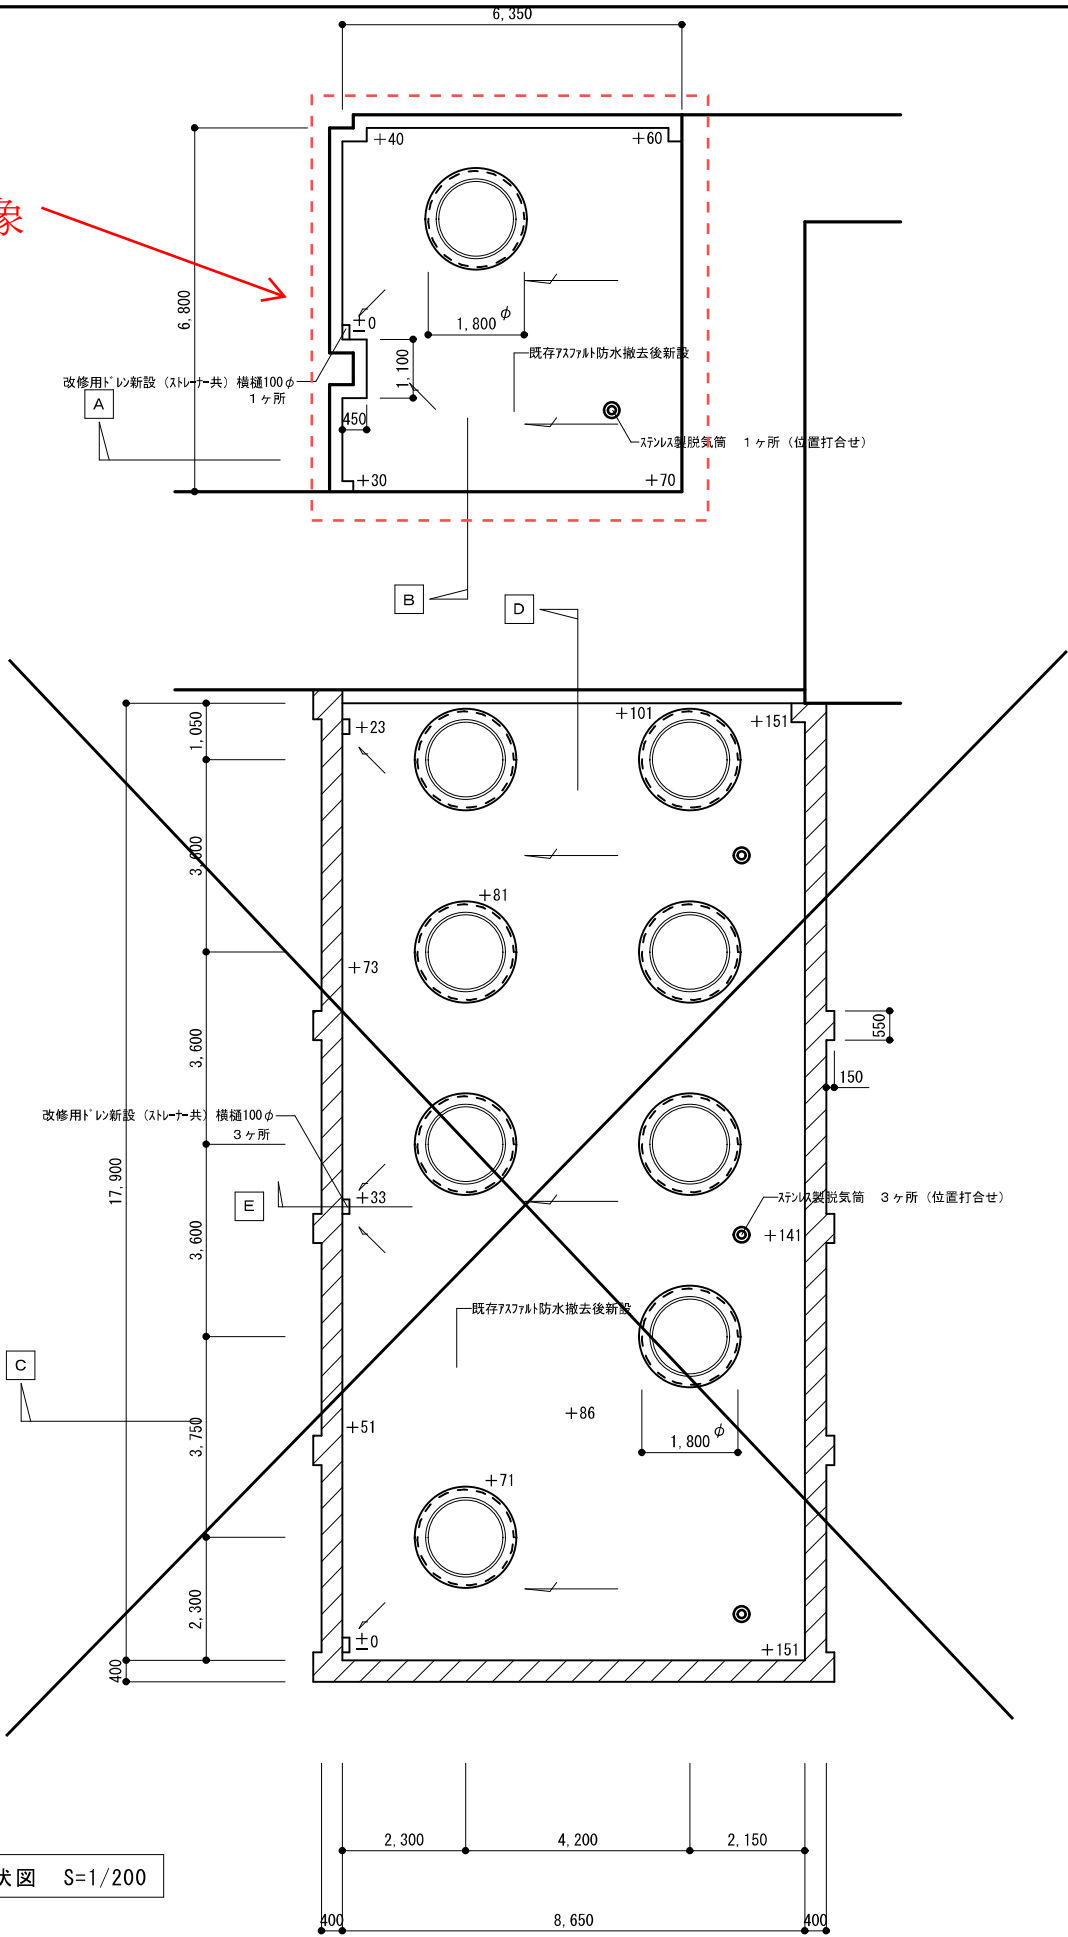


2 階屋根伏図 S=1/200

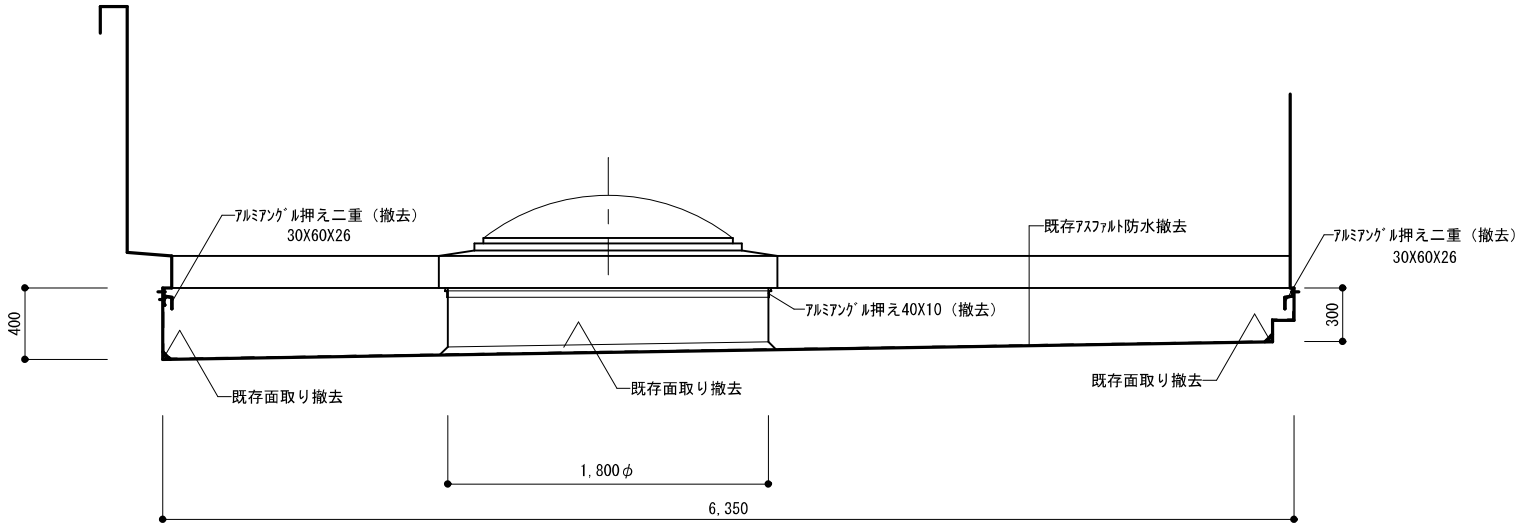


改修前
A 断面詳細図 S=1/30

					年月日	工事名称	図面番号
					縮尺		
						第1棟 RF階 平面図 (参考図)	

既 存

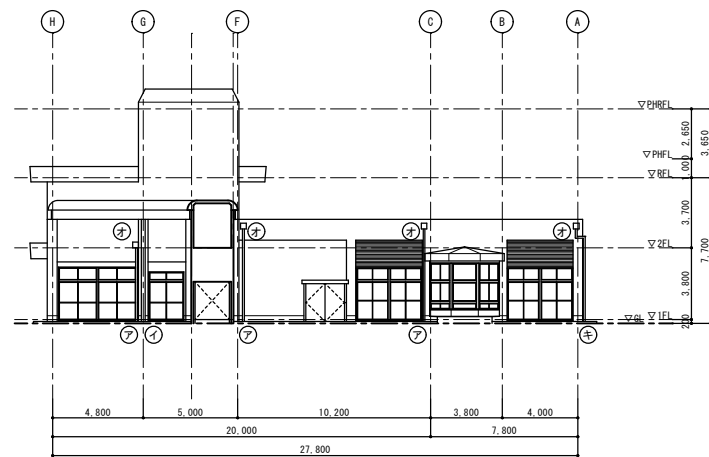

既存西立面图 S=1/200

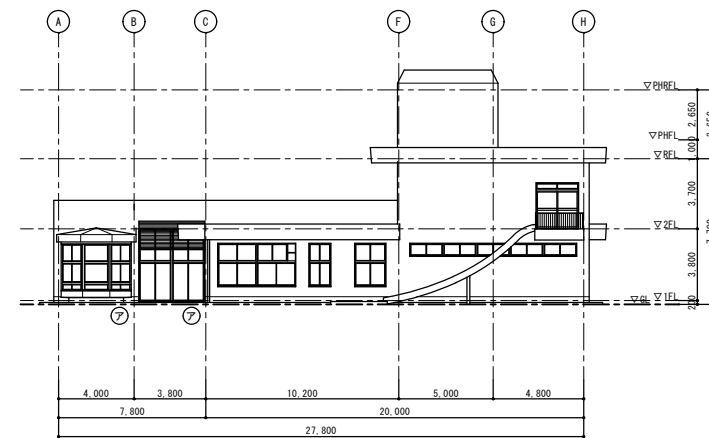

既存東立面図 S=1/200

記 事	月・日			設計年月日	設 計		工事名称		図面番号 ⑤・構 電・給
	.						工事設計図		
	.				製 図		図面名称	縮尺	
	.				第 1 棟 西・東立面図（参考図）	S=1/200 S=1/			

既 存




既存南立面图 S=1/200

檢 図

記 事	月・日			設計年月日	設 計		工事名称		図面番号	⑤ 構 電・給
	・						工事設計図			
	・			製 図		図面名称		縮尺 S=1/200 S=1/		
	・					第 1 棟 南立面図（参考図）				


既 存

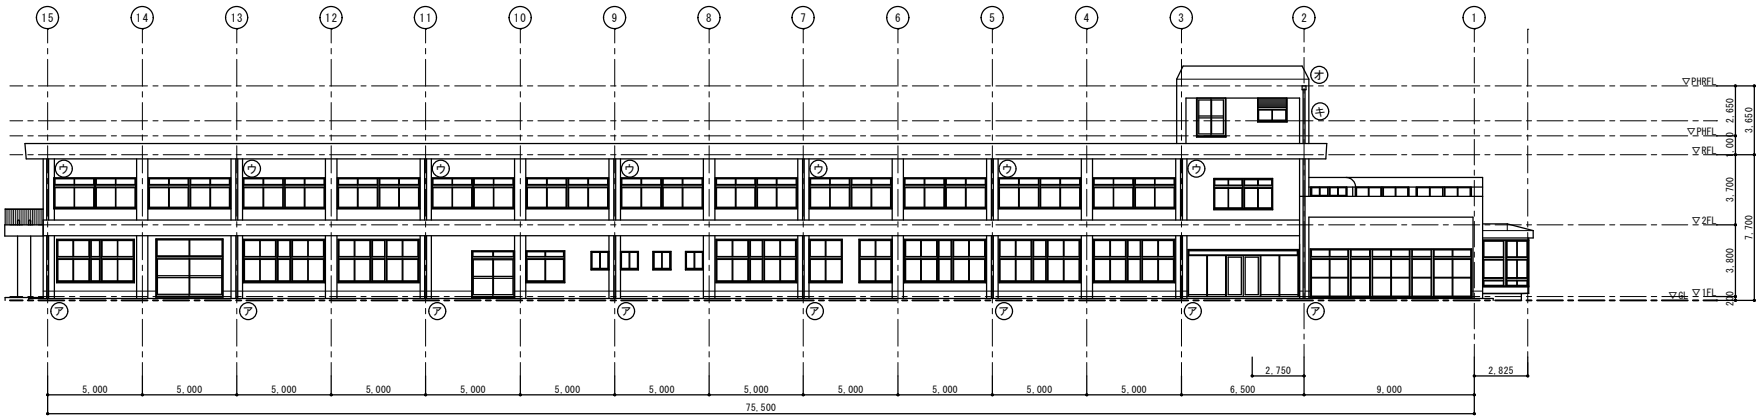


既存北立面図 S=1/200

検 図

記 事	月・日			設計年月日	設 計		工事名称		図面番号 ⑤ 構 電・給
	・						工事設計図		
	・			製 図		図面名称 第 1 棟 北立面図（参考図）	縮尺 S=1/30 S=1/200		
	・								

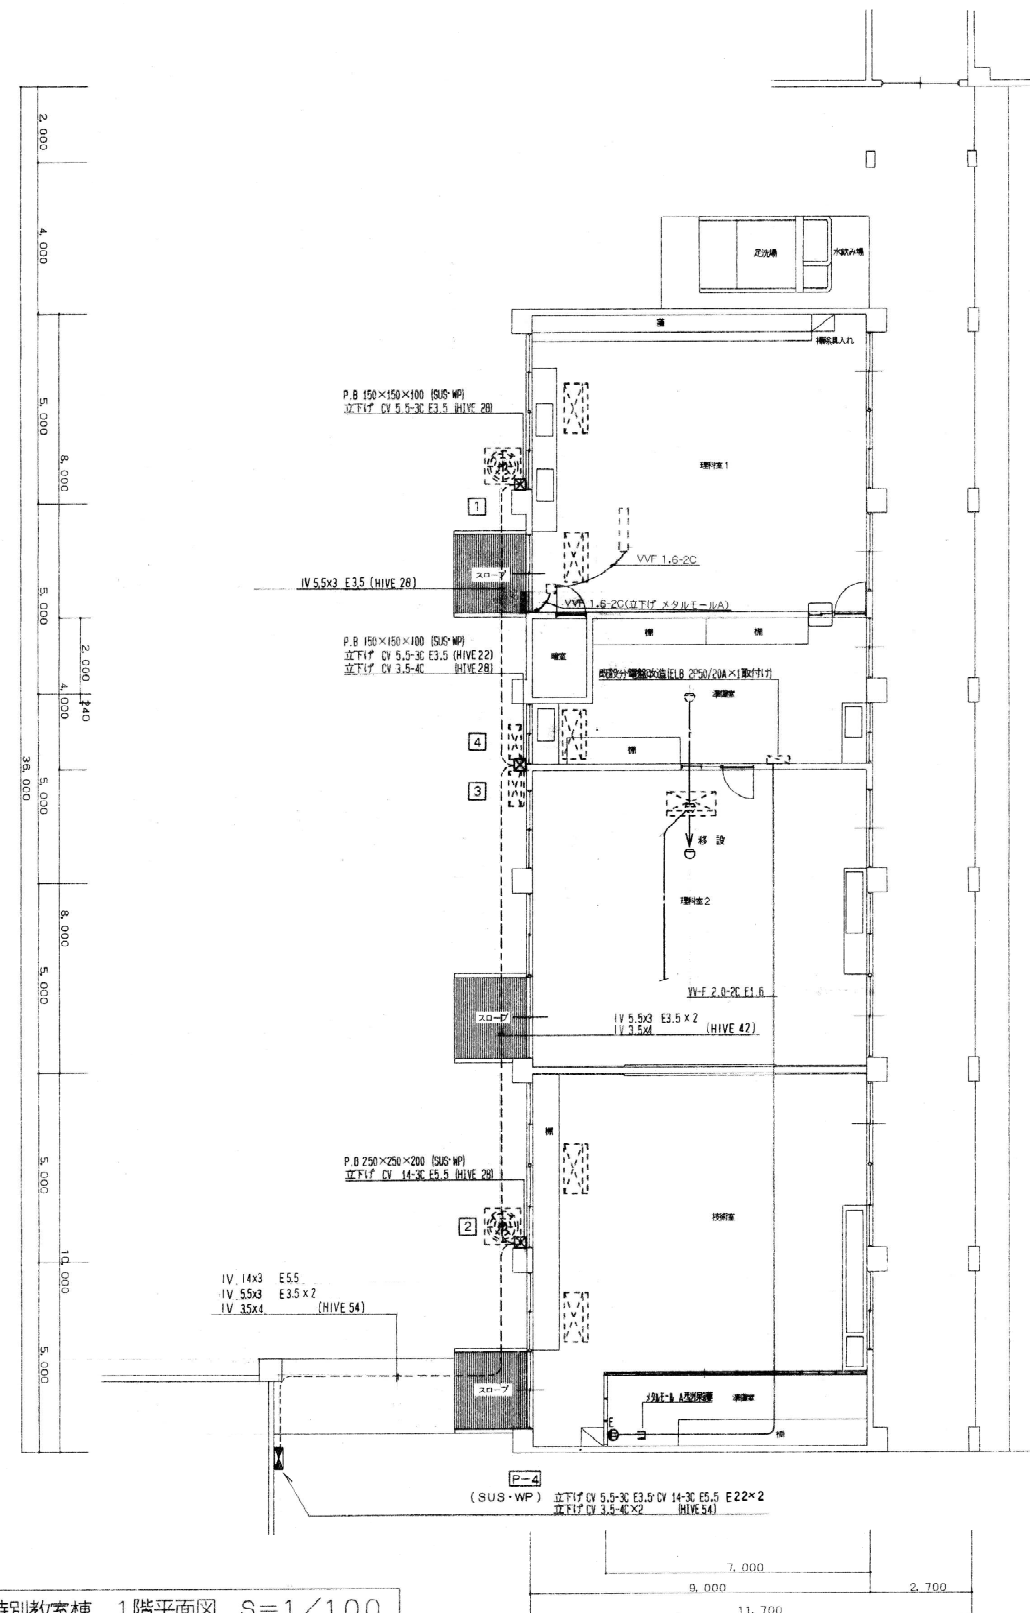

第5棟 平面図(参考)

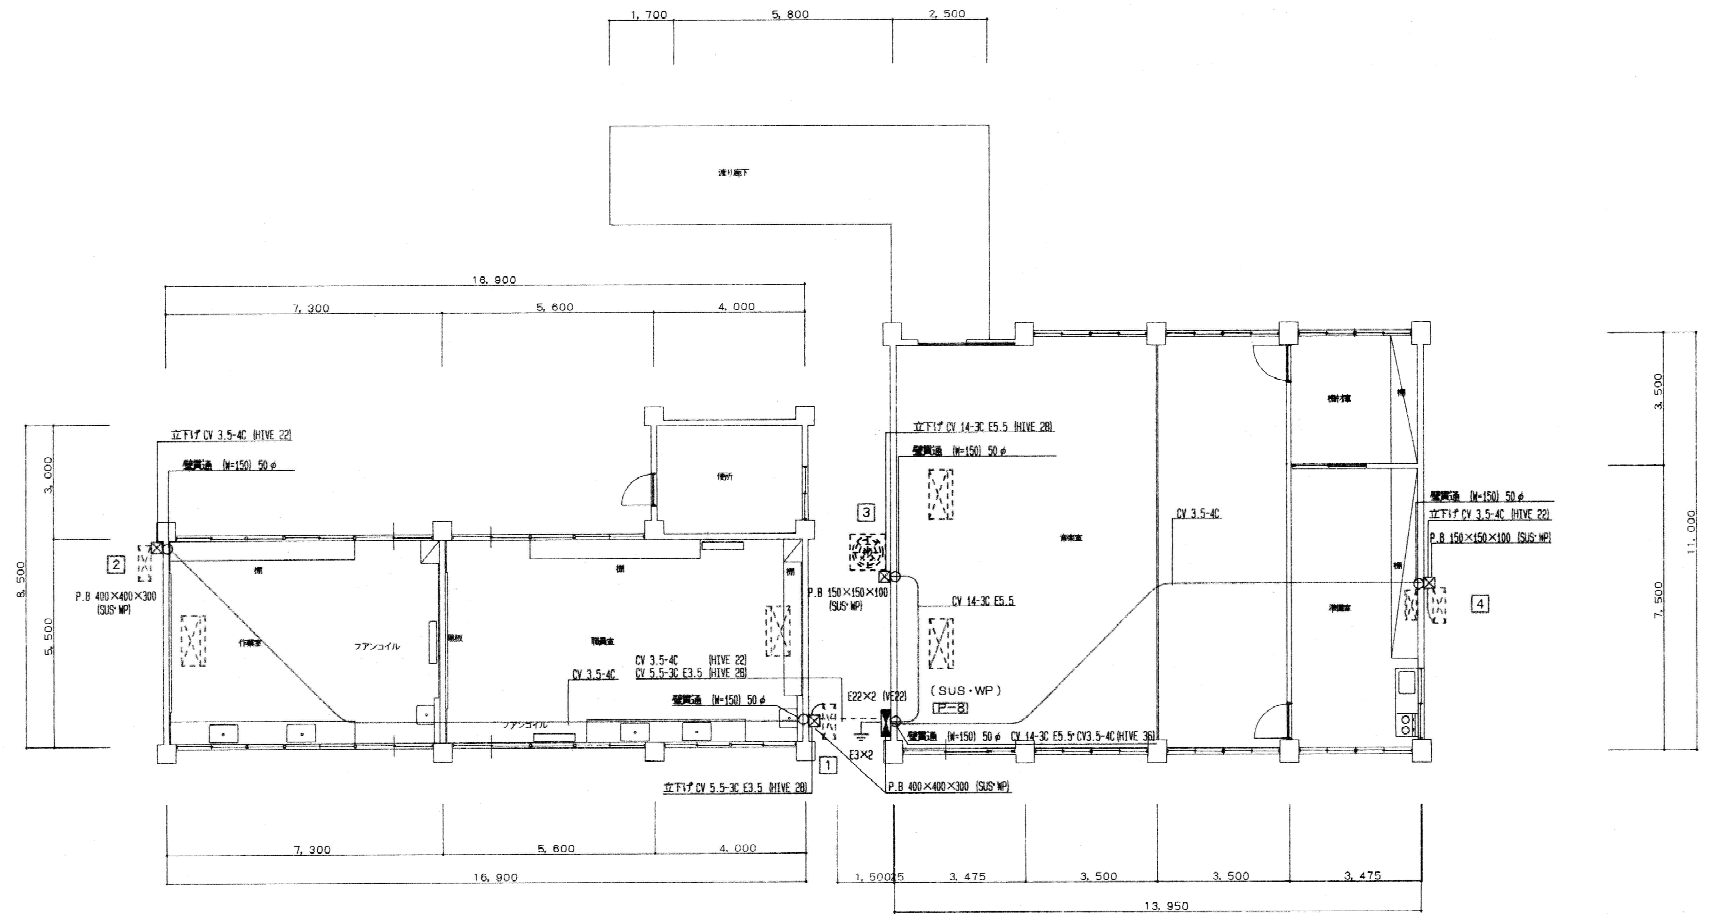


作業棟 平面図 S=1/100

音楽教室棟 平面図 S=1/100


第8棟 平面図(参考)

第13棟 平面図(参考)

モックアップ用下地アラインメント図

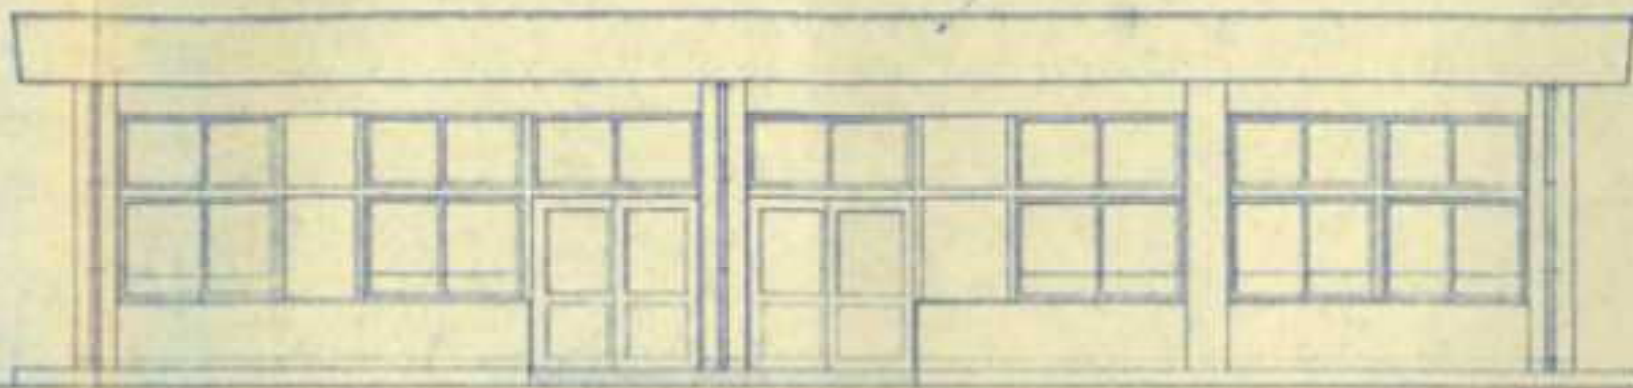


南立面図 1/100

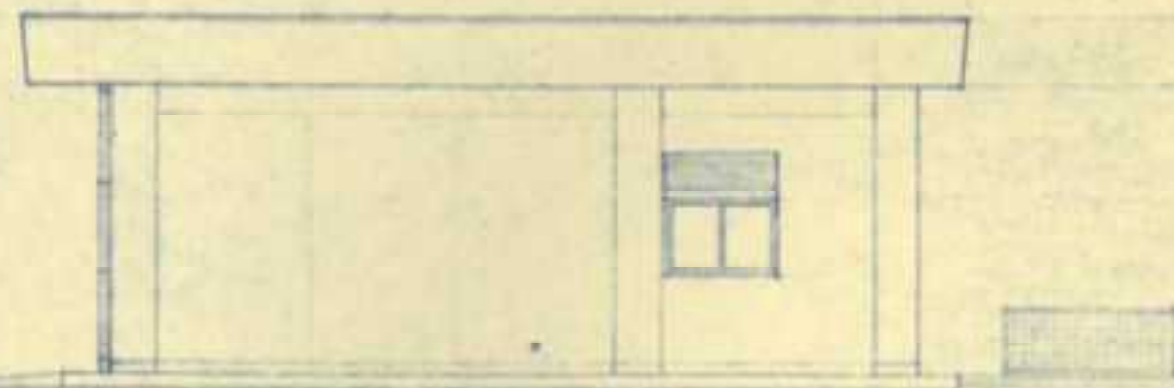


モックアップ用下地アラインメント図

東立面図 1/100

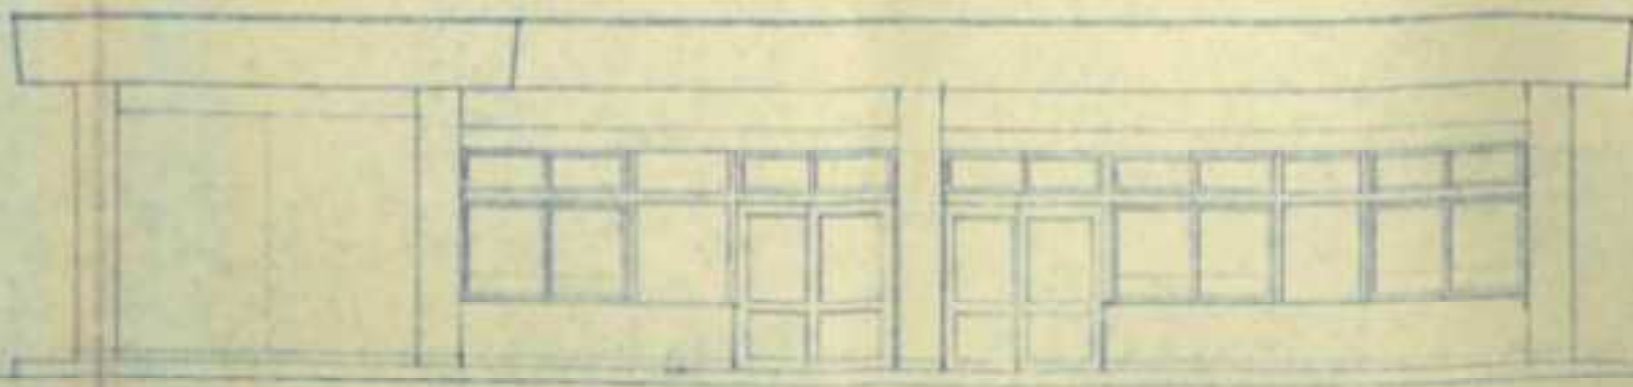

北立面図 1/100

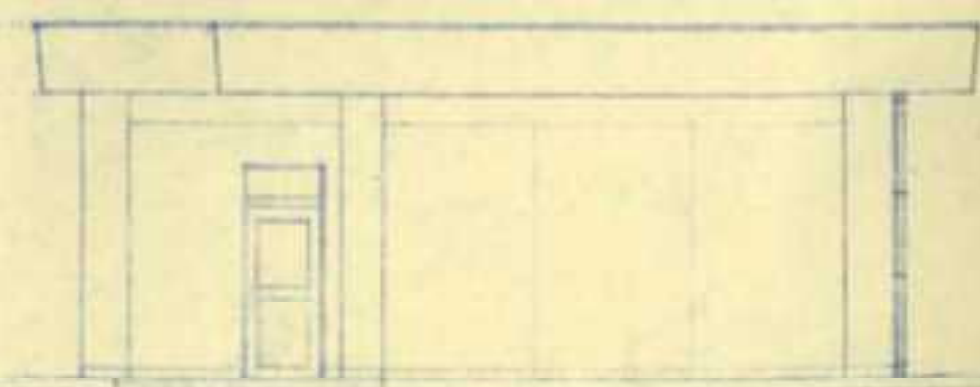

西立面図 1/100

Y₁

X₄

X₃


X₂

X₁

X₀

Y₁

Y₀

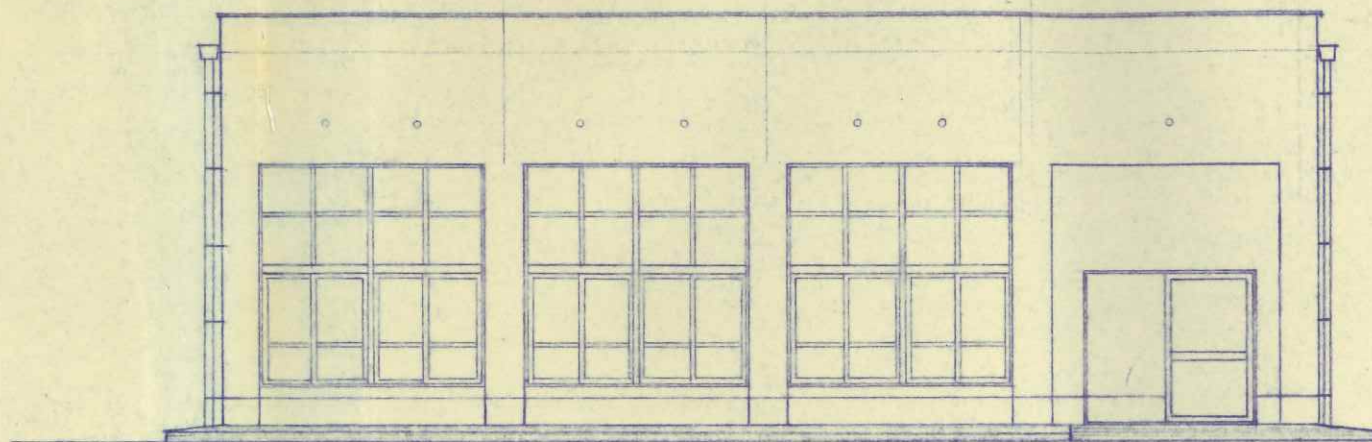

北立面图 1:100

Y₀

西立面图 1:100

X₀

X₁

X₂

X₃

X₄

Y₀

Y₁

