



工事名	令和5年度社団法人第31-C号 宮崎県総合運動公園 陸上競技場外・箇所 調査及び詳細設計業務		
図面名	ひなた陸上競技場	現況平面図	
作成年月日	令和5年1月		
縮尺	1:300	図面番号	1/11
会社名	株式会社九州土木設計コンサルタント		
事業者名	宮崎県宮崎土木事務所		

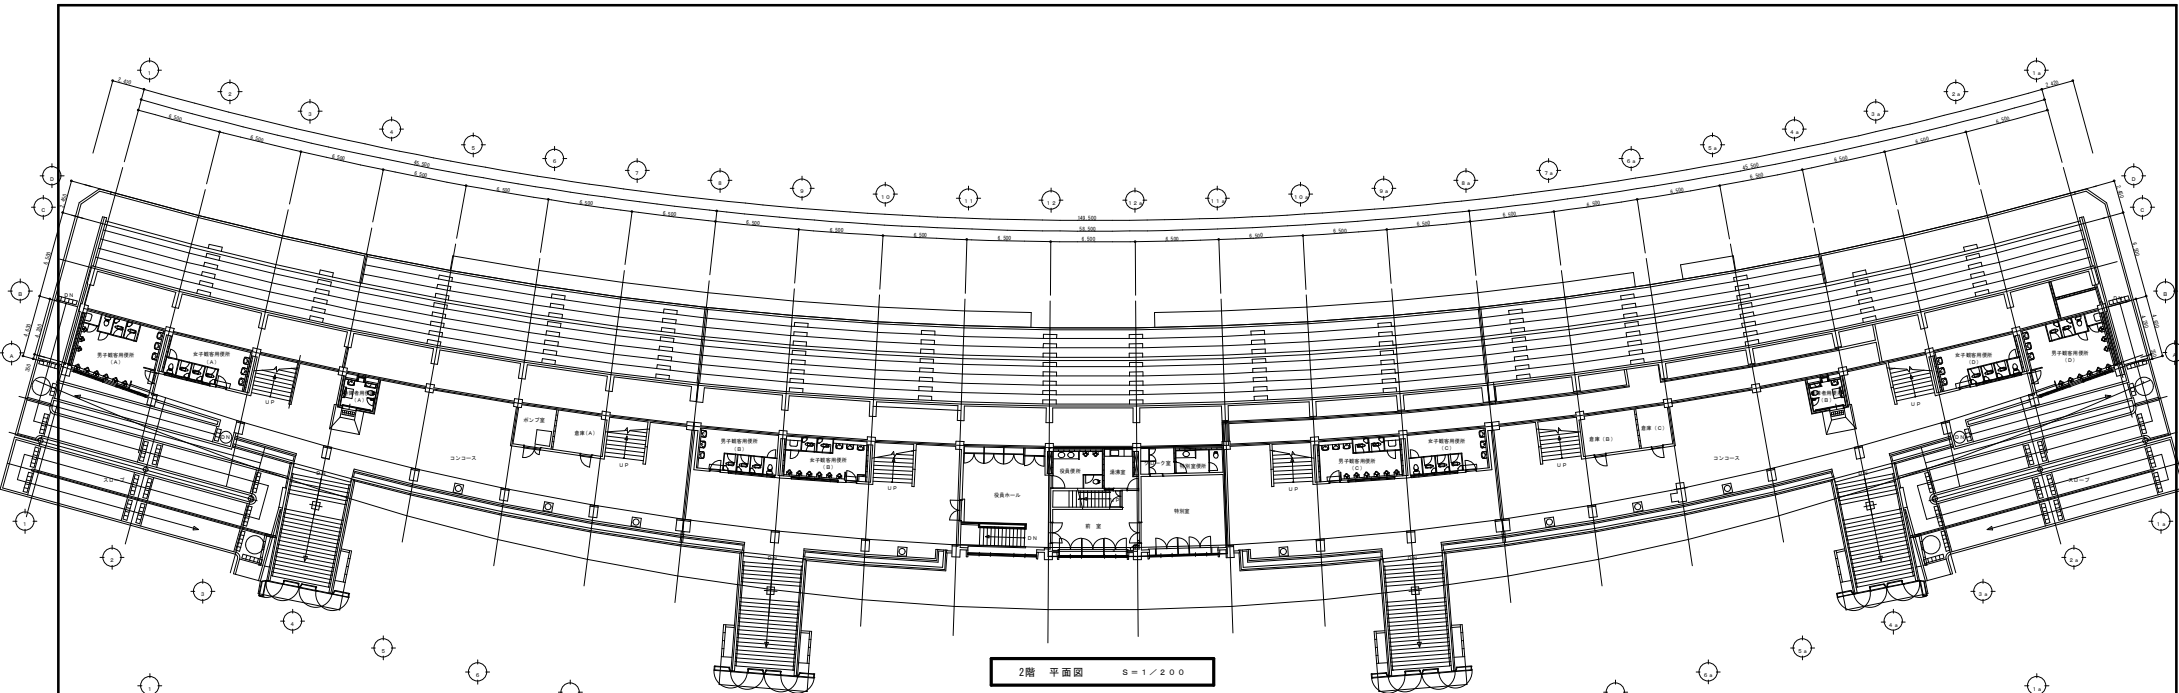

2階 平面図 S=1/200

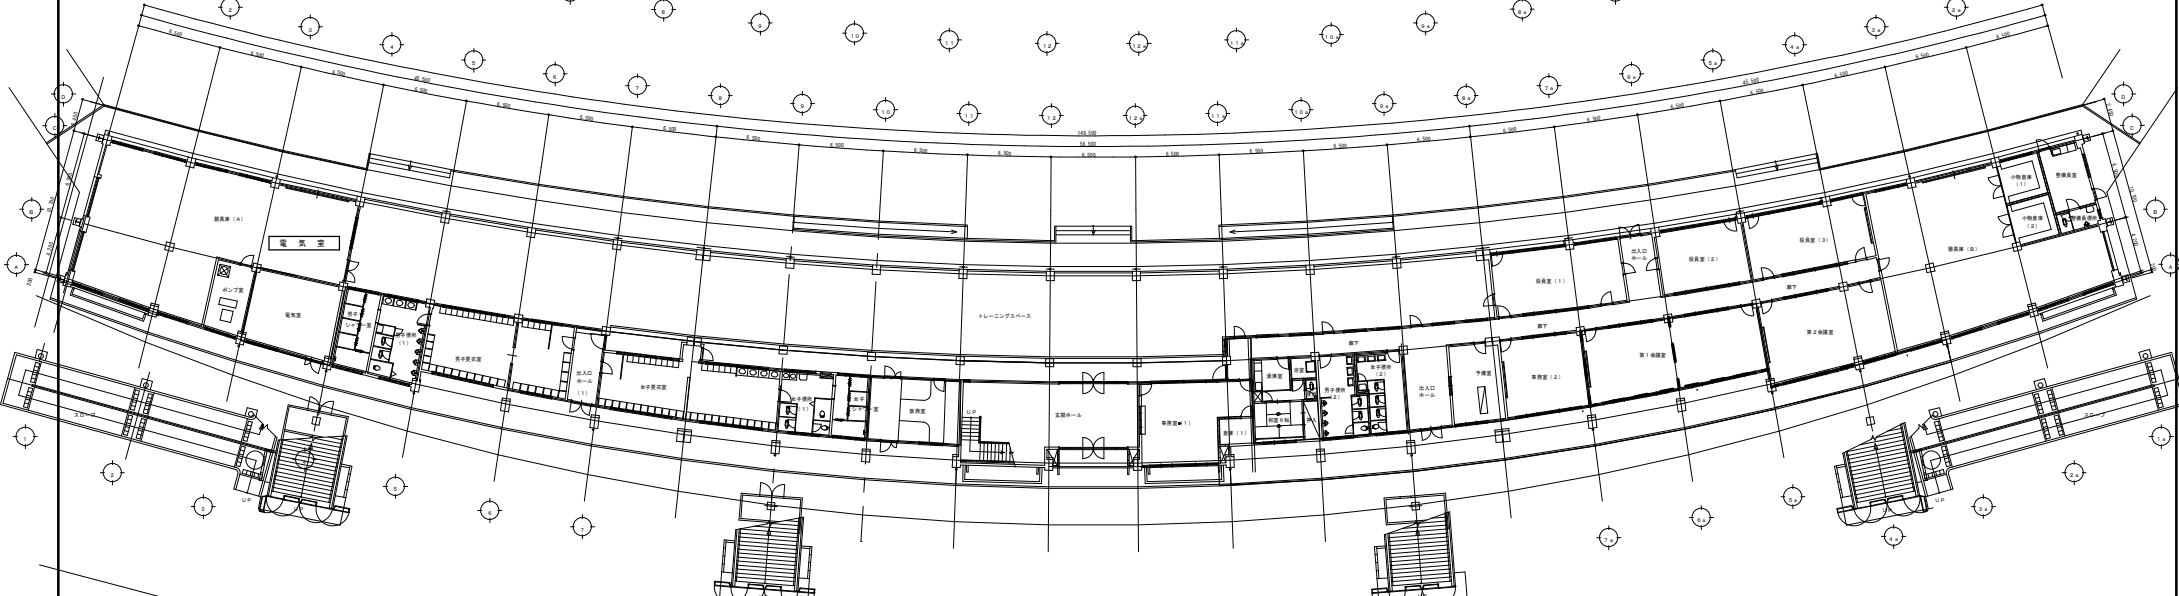


1階 平面図 S=1/200


記	月・日	図名	縮尺	補注	備考	担当者	設計年月日 R2. 工事名称 総合運動公園第一陸上競技場空調設備改修工事(2期) 図面名称 1・2階平面図 縮尺 S=1/200	図面番号 E/02
	事							

長倉システム設計
宮崎市大字加江田4700-1
建築設備士 長倉利孝


【陸上競技場 平面図】

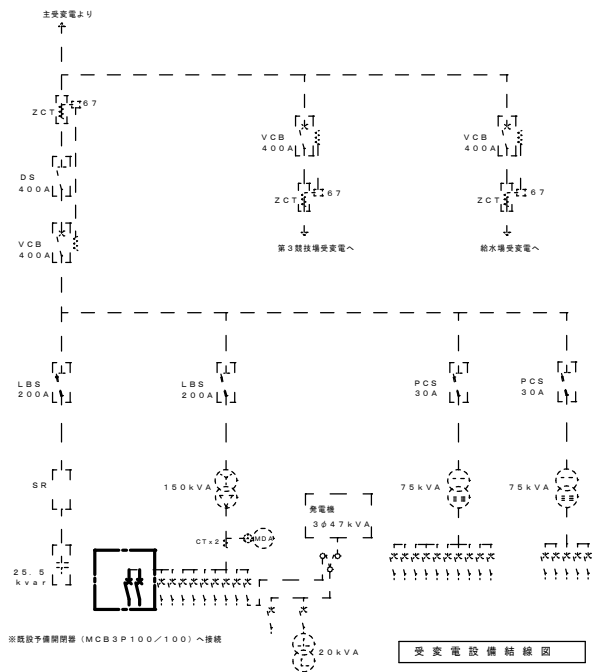

受変電設備結線図

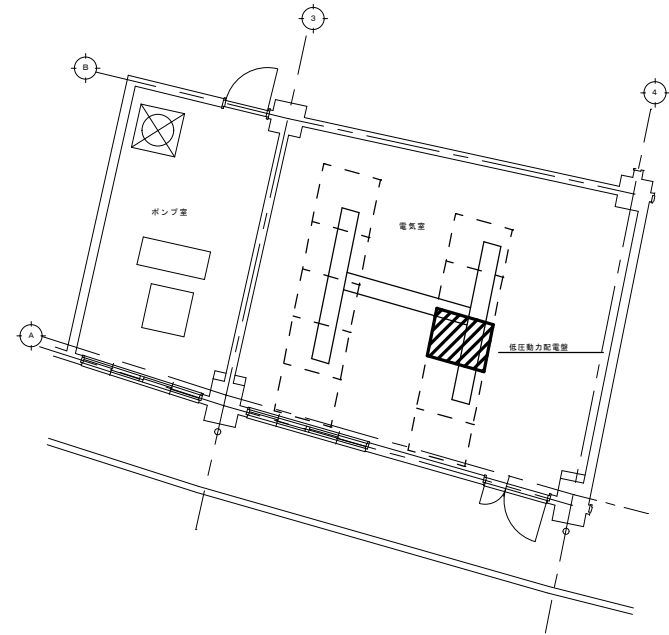

電気室平面詳細図 S=1/50

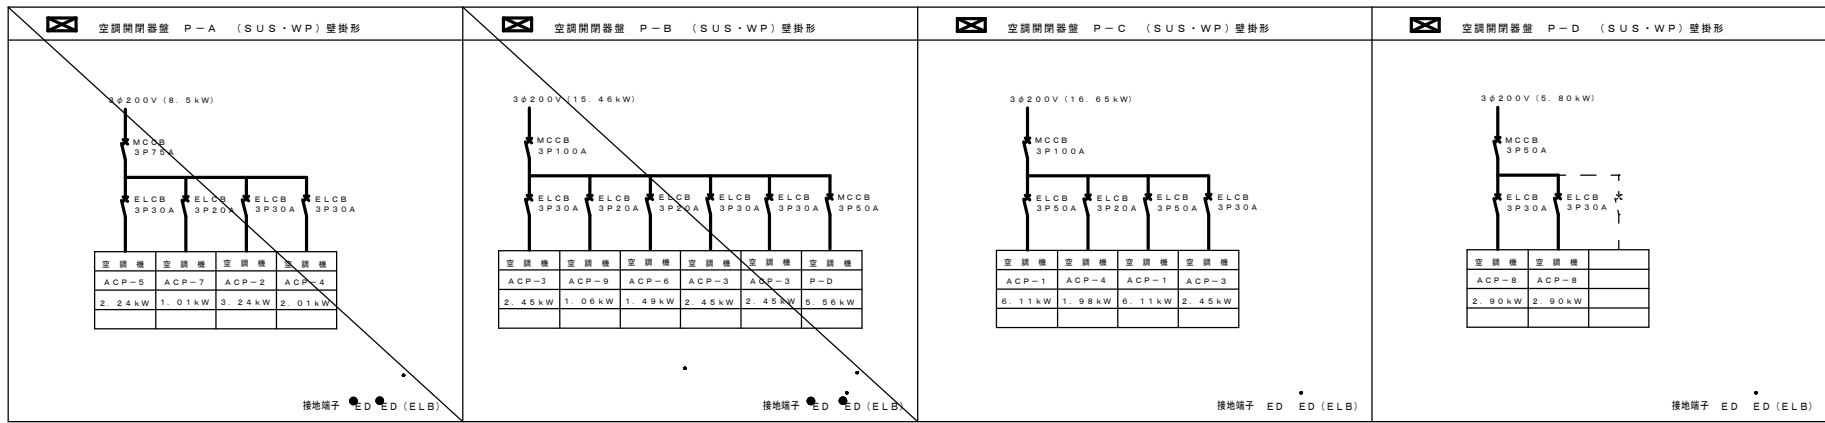

開閉器結線図

記	月・日	原長	補佐	係長	担当者	設計年月日	工事名称	図面番号
	-					R2.	総合運動公園ひなた陸上競技場空調設備改修工事(2期)	工事設計図
事	-						図面名称	縮尺
	-						受変電設備結線図・開閉器結線図	S=1/50